

ZEICHENERKLÄRUNG

Bestand aus Vermessung		
	Grenze amtlich	Zaun
	Grenze nicht abgemarkt	Hecke
	Fahrbahnrand befestigt	Baum
	Fahrbahnrand unbefestigt	Schacht eckig
	Hochbord / Tiefbord	Wasser- / Gas- / Fernwärmeschieber
	Leistenstein	Ober- / Unterflurhydrant
	Granit 1-Zeiler	Laternen
	Straßeneinlauf 50/50; 50/30	Verkehrszeichen
	Schachtdeckel	

Bestand Sparten		
106001 D=550,16 S=547,00	Schachtnummer (GIS-Daten)	Hochdruckgasleitung
Friedrich/Material Dimension = PVC 250 Länge = -3,42- 1,57% Gefälle	Abwasserhaltung (GIS-Daten)	Niederdruckgasleitung
Friedrich/Material Dimension = PVC 250 Länge = -3,42- 1,57% Gefälle	Regenwasserkanal (GIS-Daten)	Strom Hochspannung
		Strom Mittelspannung
		Strom Niederspannung
		Telekom und Kabel Deutschland
		Wasserleitung


Die ausführende Baufirma ist verpflichtet vor Baubeginn die aktuellsten Bestandspläne einzuholen. Die Sparten wurden aus den Leitungsplänen der Versorgungsträger übernommen. Für die Richtigkeit des Bestandes wird keine Garantie gegeben. Alle Maße und DN-Angaben sind bauseits zu überprüfen.

Planung Straßenbau		
	externe Planung	Asphalt
	Fahrbahnrand	Geh- und Radweg
	Granit Hochbord und Absenker	Pflasterfläche
	Granit Tiefbord	Bankett
	Granit 1-, 2-, 3-Zeiler	Grünfläche
	F15 - Bord	Querneigung
	Hochpunkt	Rückbau
	Tiefpunkt	Sinkkasten

Planung Kanal und Wasserleitung		
	Regenwasserschacht	Regenwasserhaltung Material / Dimension / Halbhöhe / Rotgröße
	Filterschacht	Ober- / Unterflurhydrant
	Wasserleitung Material / Dimension / Länge	Wasserleitungsschieber

Ort	Straße	Lph	Gewerk	Planart	Ebene	Typ	laufende Nr.	Index
Chieming	B	S	LP	2	13	11	-	-

Höhenbezugssystem: Höhe über NN (DHN2016), Status 170
Koordinatensystem: Gauß-Krüger-Koordinatensystem (GK)

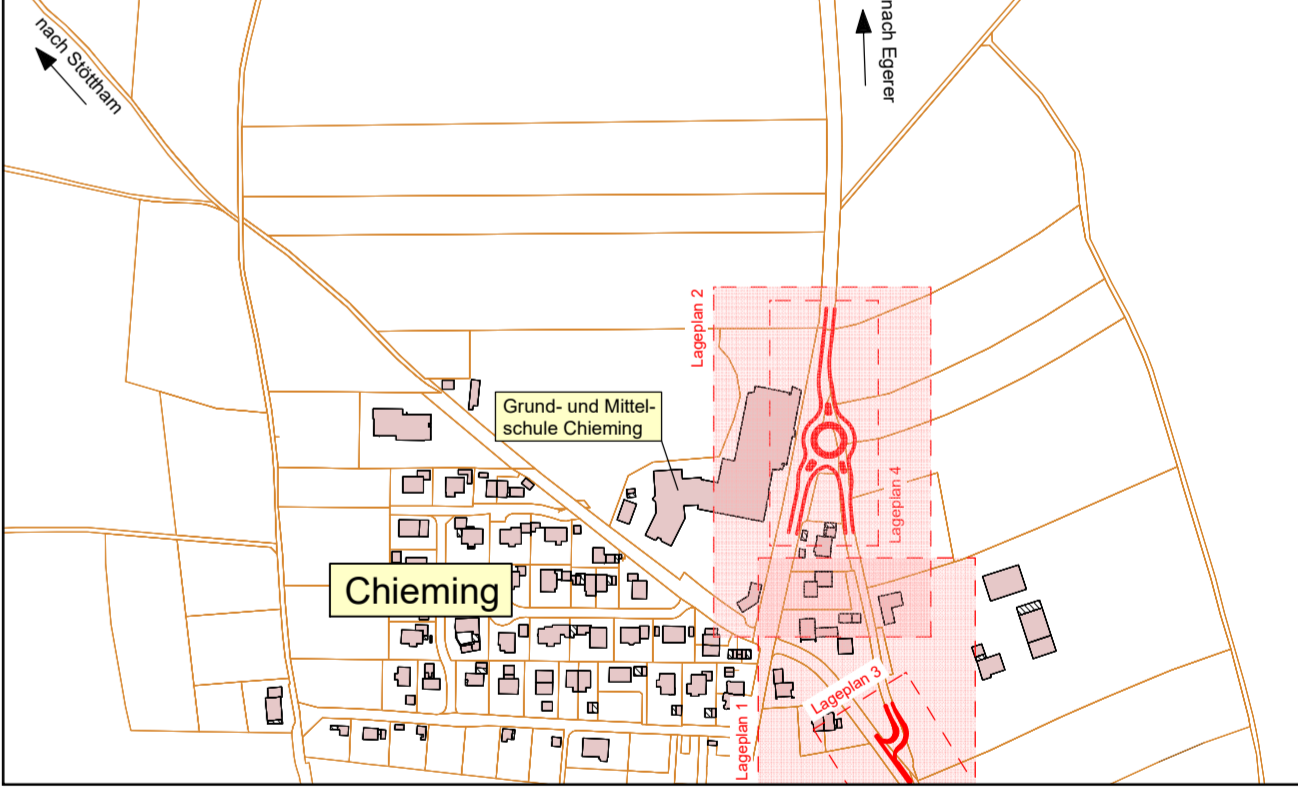

Plan erstellt	21.12.2022, CR	21.12.2022, AE
Index	Art der Änderung:	gezeichnet: geprüft:

05 Ausführungsplanung

Vorhabensträger: **Gemeinde Chieming**
Hauptstraße 20
83339 Chieming

Bauvorhaben: Erstellung eines Kreisverkehrs an der Grund- und Mittelschule, Erstellung einer Busumkehre und Verlegung Wasserleitung	Projektnummer: 21103
Planarstellung: Lageplan 1 Gesamtmaßnahme Teil 1 Straßenbau und Wasserleitungsbau	Anlage / Plan Nr.: 5,9 / 1
	Maßstab: 1:250

Entwurfverfasser: **ing TRAUEREUT GMBH**
Georg Simon Otter Straße 10
83331 Traunreut
Tel. 08442 7890-0
Fax 08442 7890-10
traunreut@ingtraunreut.de
www.ingtraunreut.de

Für diese Zeichnung erhalten wir uns alle Rechte vor. Ohne unsere schriftliche Genehmigung darf die Zeichnung weder vervielfältigt noch Dritten zugänglich gemacht werden. Änderungen sind nur durch schriftliche Anträge der Auftraggeber möglich. Änderungen werden durch Zusatzenotizen angedeutet. Die Zeichnung ist für die Ausführung verbindlich. (Lit. Unt. Ges. v. 1991 (VOB/B3))